



(9) 工区

工事名	新築化石調査更新事業工事
図名	位置図
縮尺	5-1縮尺をL
図面番号	第 1号 (全圖 枚)
出図年月日	平成 年 月 日
中瀬子町 水道課	

仕切弁室詳細図
H=600

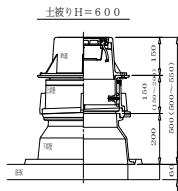


鉄蓋詳細図

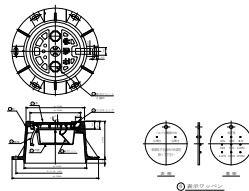

(9 工区)

工 事 名	新橋化石給管更新事業工事
図 名	仕切弁室詳細図
縮 尺	5=1:5
原 図 番 号	第 375 (全圖 枚)
出 図 年 月 日	平成 年 月 日
中 継 子 町 水 道 課	

上方配水管布設替（その2） 給水平面図

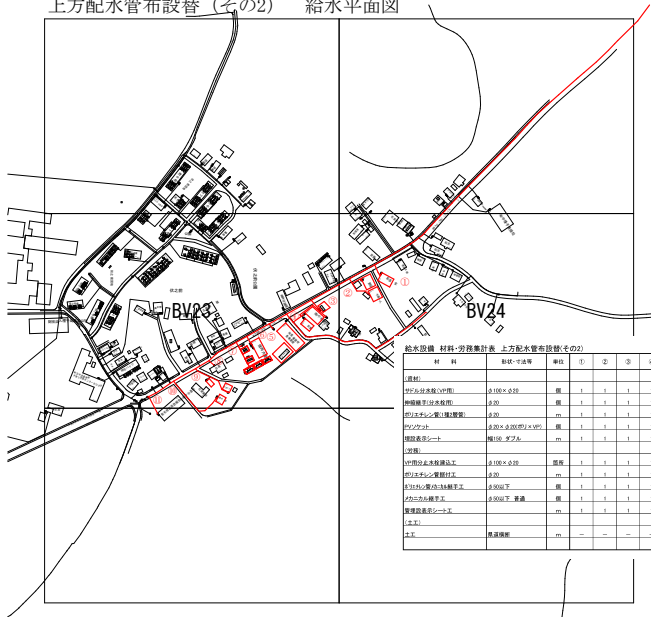

給水設備 材料・労務集計表 上方配水管布設替その2)

材 料	仕様・寸法等	単位	1	2	3	4	5	6	7	8	9	10	11	12	計
〔原材〕															
UPビニル排水管(UP用)	φ100×φ10	個	1	1	1	1	1	1	1	1	1	1	1	1	11
伸縮継手(排水管)	φ30	個	1	1	1	1	1	1	1	1	1	1	1	1	11
即レスホレン管(1本継ぎ管)	φ30	m	1	1	1	1	1	1	1	1	1	1	1	11	
マンホール	φ300×φ300(型)×VPS	個	1	1	1	1	1	1	1	1	1	1	1	11	
埋設表蓋シート	幅156 芝草	m	1	1	1	1	1	1	1	1	1	1	1	11	
〔労務〕															
UP管分止水栓締込工	φ100×φ10	箇所	1	1	1	1	1	1	1	1	1	1	1	1	11
即レスホレン管継付工	φ30	m	1	1	1	1	1	1	1	1	1	1	1	11	
即レスホレン管の1本継ぎ工	φ30(下)	個	1	1	1	1	1	1	1	1	1	1	1	11	
マンホール継ぎ工	φ300(下) 異種	個	1	1	1	1	1	1	1	1	1	1	1	11	
埋設表蓋シート工		m	1	1	1	1	1	1	1	1	1	1	1	11	
〔工事〕															
土工	普通掘削	m	-	-	-	-	-	-	-	-	-	-	-	-	0.0

(9工区)

工 事 名	副都心石調管更新事業工事
図 名	給水平面図(上方地区給水管布設替その2)
縮 尺	5=縮尺なし
図 面 番 号	第 4号 (全圖 枚)
作成年月日	平成 年 月 日
中 継 子 制 水 道 課	